


KOORDINAČNÍ SITUACE

II/602 hr. kraje – Pelhřimov, 11. stavba

M 1 : 500

- SEZNAM OBJEKTŮ :
- SO 101 OKRUŽNÍ KŘÍŽOVATKA
 - SO 110 CHODNÍKY
 - SO 401 PŘELOŽKA OPTICKÝCH KABELŮ O2
 - SO 402 PŘELOŽKA OPTICKÉHO KABELU CONTENT
 - SO 403 PŘELOŽKA MÍSTNÍHO KABELU O2
 - SO 411 VEŘEJNÉ OSVĚTLENÍ
 - SO 412 PŘELOŽKA PŘÍPOJKY NN
 - SO 501 PŘELOŽKA STL PLYNOVODU
 - SO 502 PŘELOŽKA STL PŘÍPOJKY
 - SO 701 PŘELOŽKA OPLOCENÍ

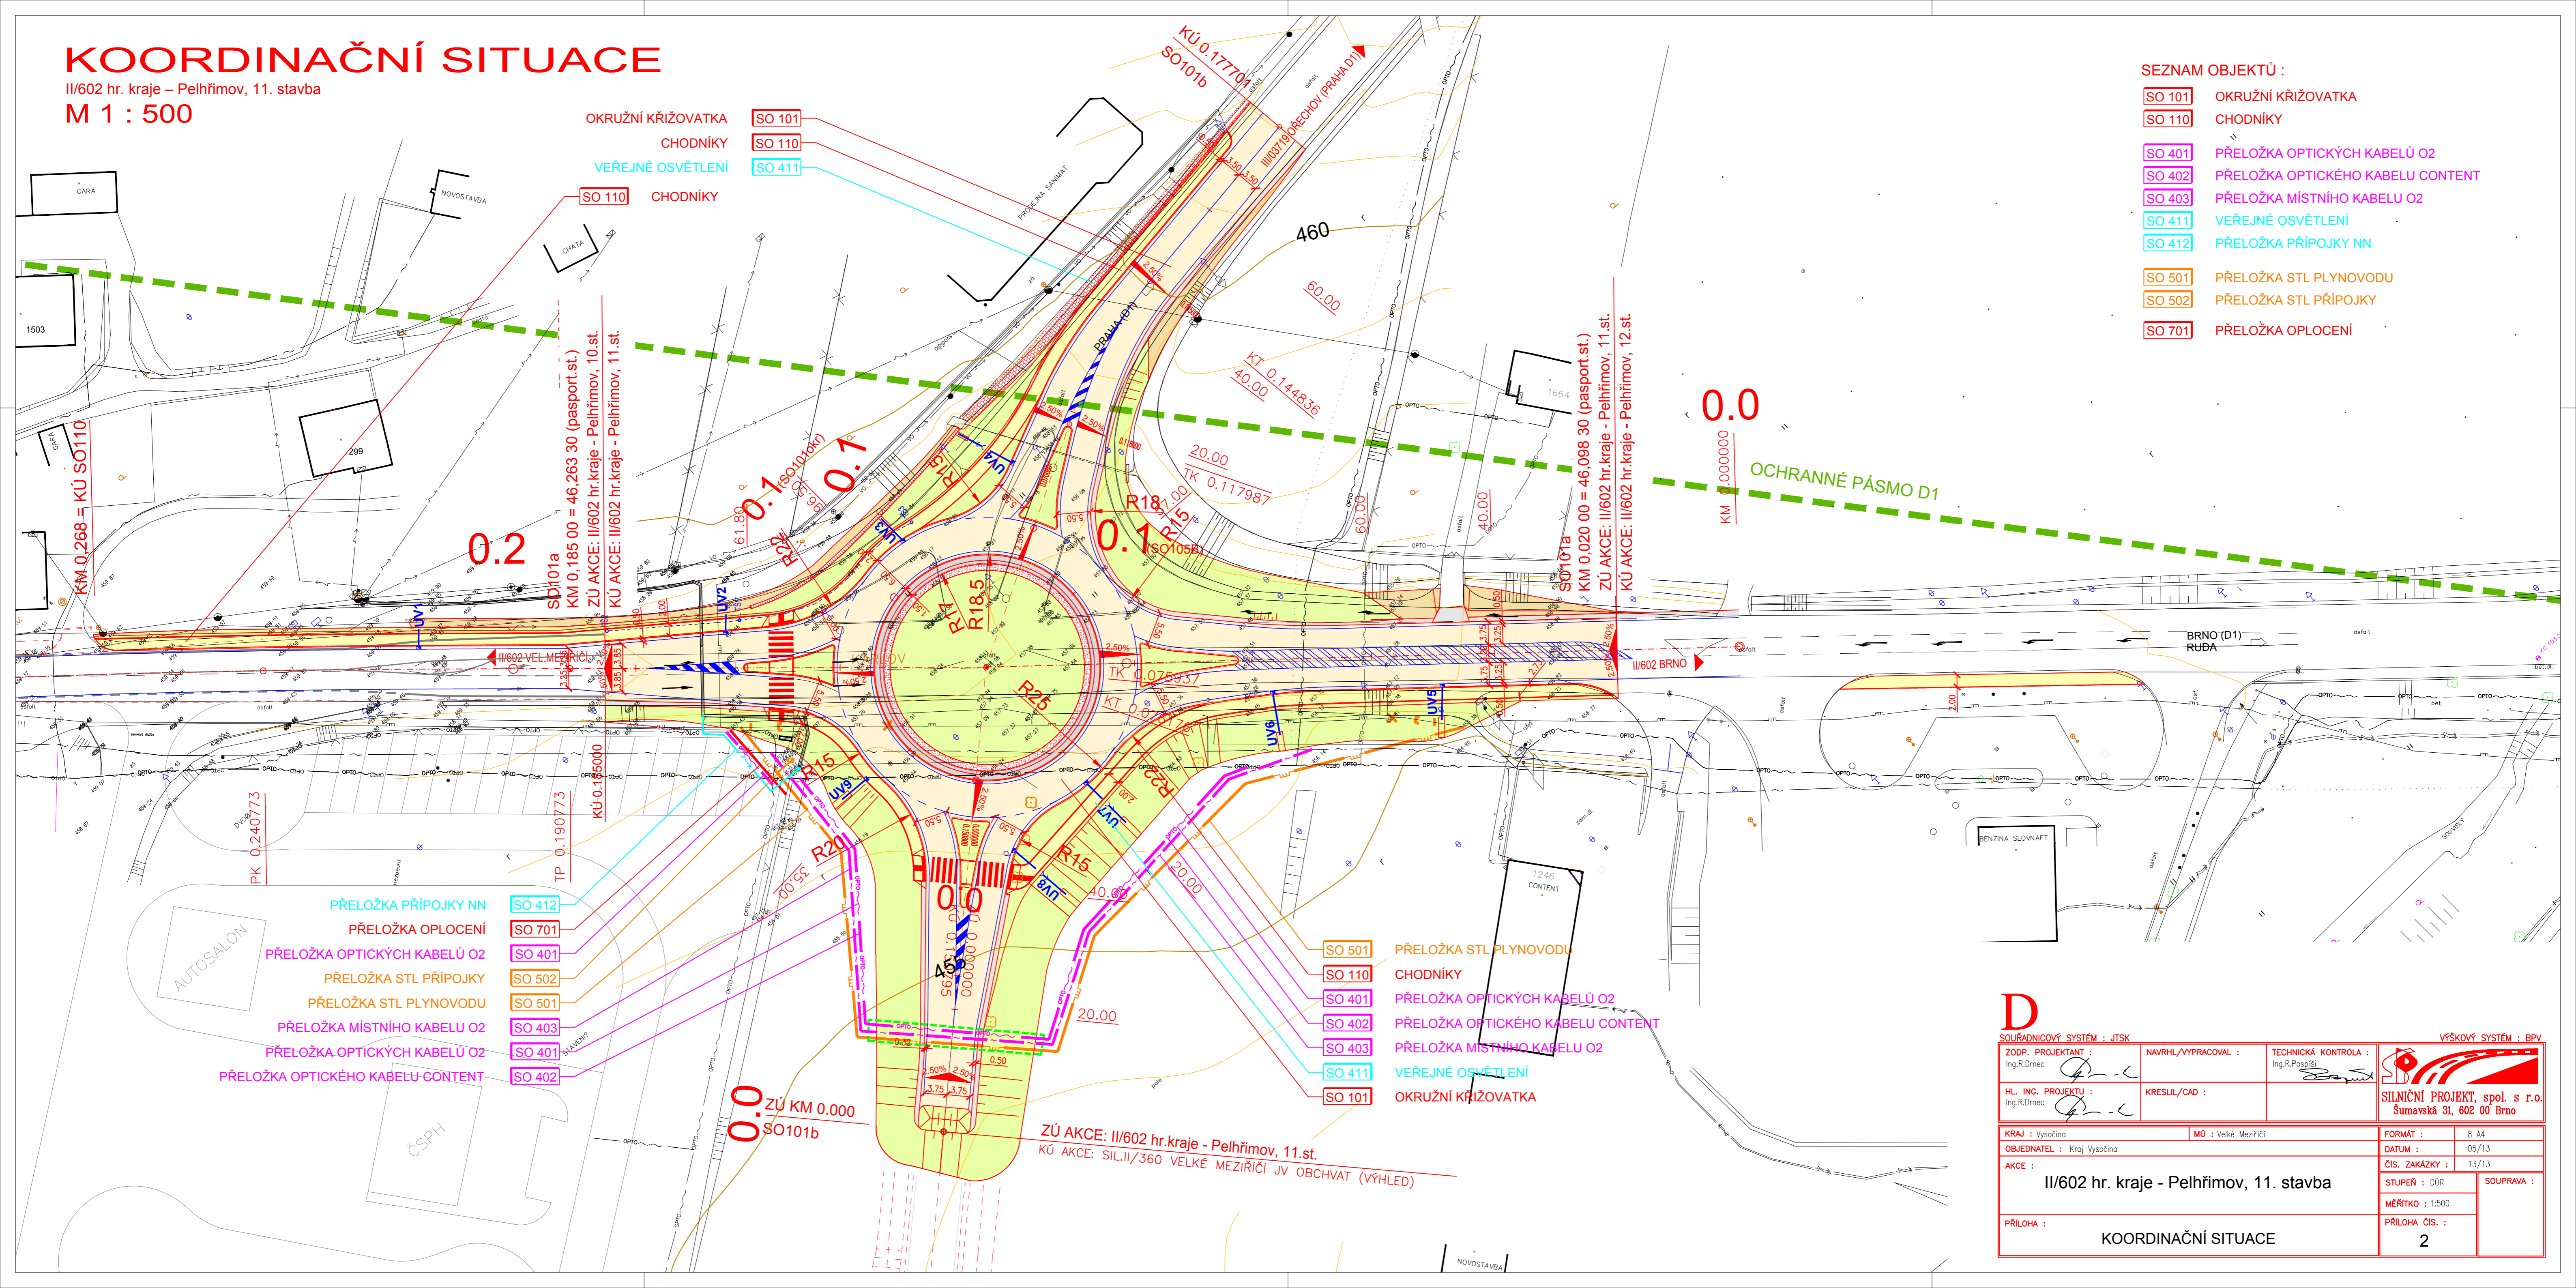

- SO 412 PŘELOŽKA PŘÍPOJKY NN
- SO 701 PŘELOŽKA OPLOCENÍ
- SO 401 PŘELOŽKA OPTICKÝCH KABELŮ O2
- SO 502 PŘELOŽKA STL PŘÍPOJKY
- SO 501 PŘELOŽKA STL PLYNOVODU
- SO 403 PŘELOŽKA MÍSTNÍHO KABELU O2
- SO 401 PŘELOŽKA OPTICKÝCH KABELŮ O2
- SO 402 PŘELOŽKA OPTICKÉHO KABELU CONTENT

- SO 501 PŘELOŽKA STL PLYNOVODU
- SO 110 CHODNÍKY
- SO 401 PŘELOŽKA OPTICKÝCH KABELŮ O2
- SO 402 PŘELOŽKA OPTICKÉHO KABELU CONTENT
- SO 403 PŘELOŽKA MÍSTNÍHO KABELU O2
- SO 411 VEŘEJNÉ OSVĚTLENÍ
- SO 101 OKRUŽNÍ KŘÍŽOVATKA

D SOUŘADNICOVÝ SYSTÉM : JTSK VÝŠKOVÝ SYSTÉM : BPV

ZODP. PROJEKTANT : Ing.R.Drnc	NAVRHL/VYPRACOVAL : Ing.R.Drnc	TECHNICKÁ KONTROLA : Ing.R.Pospíšil	<p>SILNIČNÍ PROJEKT, spol. s r.o. Šumavská 31, 602 00 Brno</p>
HL. ING. PROJEKTU : Ing.R.Drnc	KRESLIL/CAD :		

KRAJ : Vysočina	MŮ : Velké Meziříčí	FORMÁT : 8 A4
OBJEDNATEL : Kraj Vysočina		DATUM : 05/13
AKCE : II/602 hr. kraje - Pelhřimov, 11. stavba		ČÍS. ZAKÁZKY : 13/13
		STUPEŇ : DŮR
		SOUPRAVA :
		MĚŘÍTKO : 1:500
PRÍLOHA : KOORDINAČNÍ SITUACE		PRÍLOHA ČÍS. : 2